


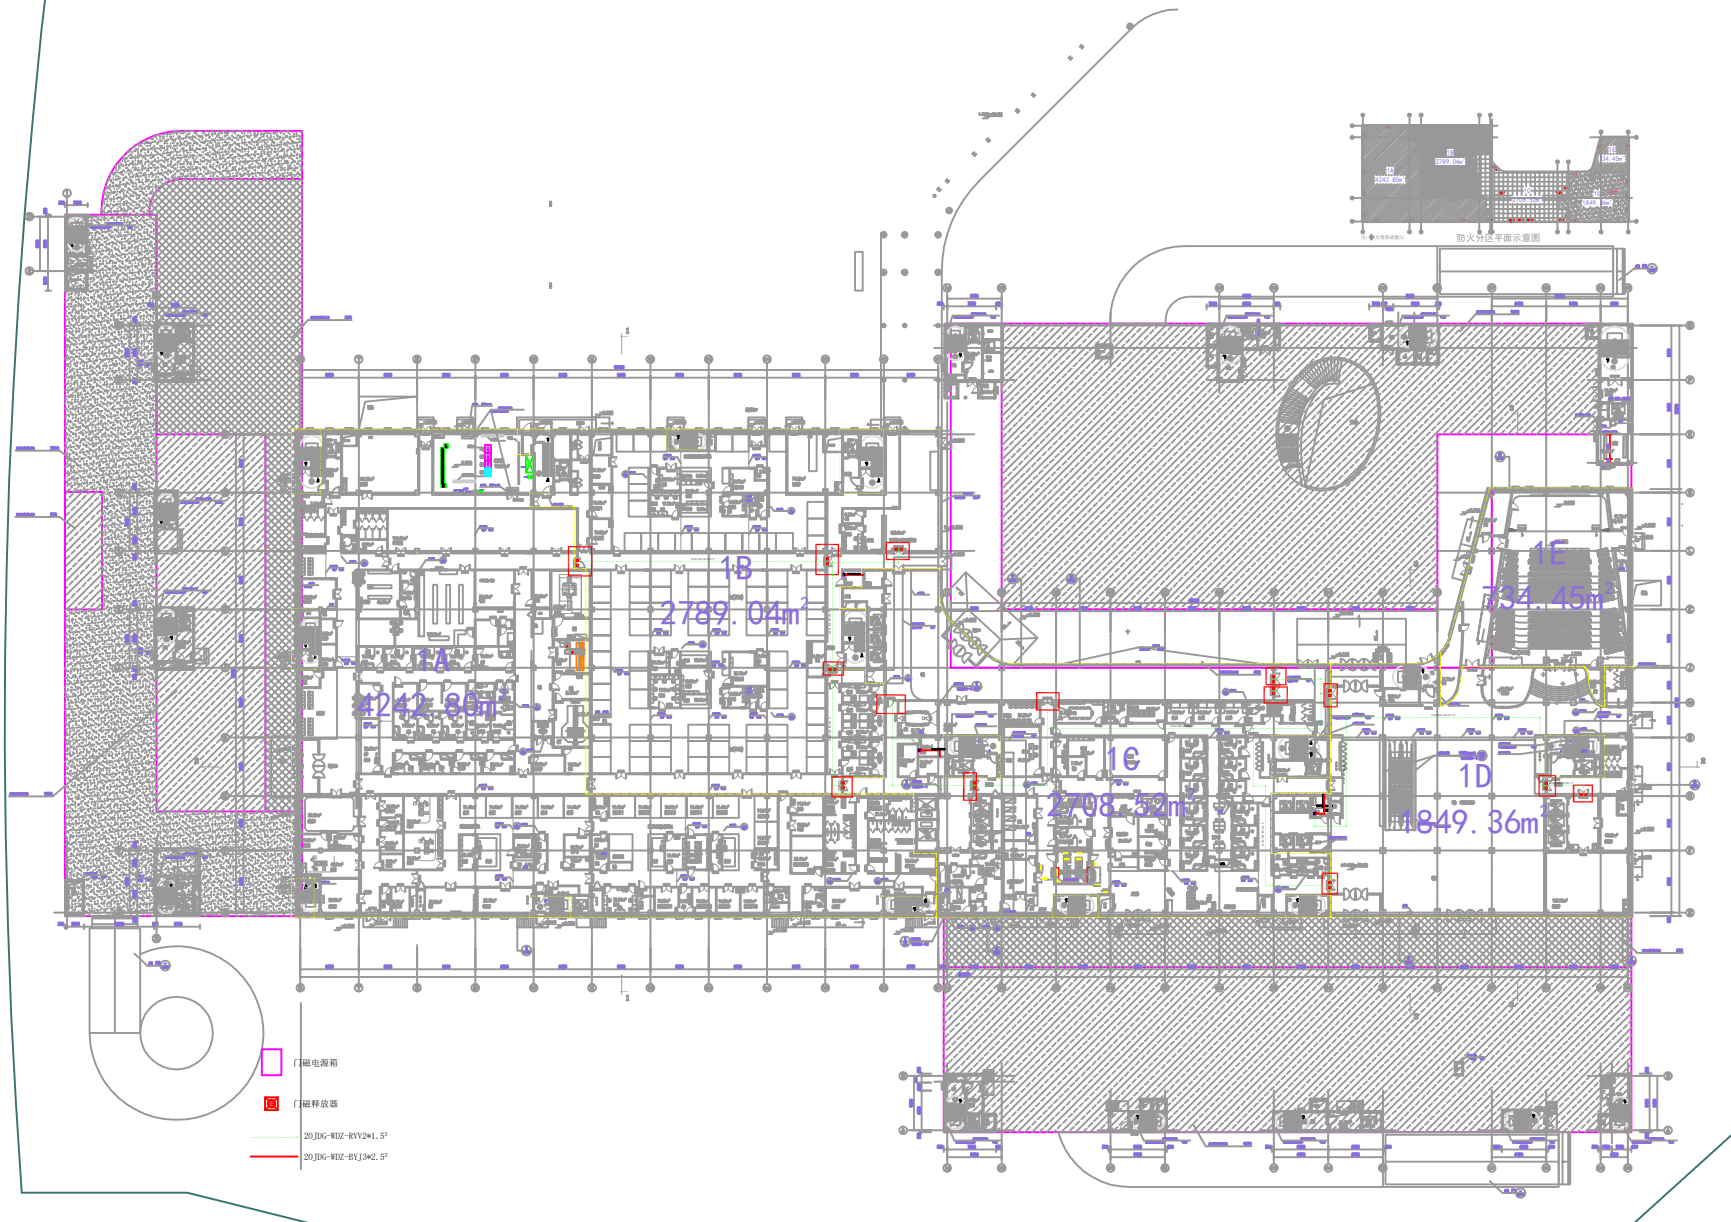

北京同仁医院
Beijing Tongren Changgang Hospital

修改记录
RECORD OF REVISION



会签
JCM SIGNATURE

专业	专业负责人	专业	日期
建筑	ARCH		
给排水	W & S		
暖通	HVAC		
电气	ELEC		
委托部门	DEPT		

会签
SIGNATURE

专业	专业负责人	专业	日期
建筑	ARCH		
给排水	W & S		
暖通	HVAC		
电气	ELEC		
委托部门	DEPT		

会签
SIGNATURE

专业	专业负责人	专业	日期
建筑	ARCH		
给排水	W & S		
暖通	HVAC		
电气	ELEC		
委托部门	DEPT		

会签
SIGNATURE


专业	专业负责人	专业	日期
建筑	ARCH		
给排水	W & S		
暖通	HVAC		
电气	ELEC		
委托部门	DEPT		

会签
SIGNATURE

专业	专业负责人	专业	日期
建筑	ARCH		
给排水	W & S		
暖通	HVAC		
电气	ELEC		
委托部门	DEPT		

会签
SIGNATURE

专业	专业负责人	专业	日期
建筑	ARCH		
给排水	W & S		
暖通	HVAC		
电气	ELEC		
委托部门	DEPT		

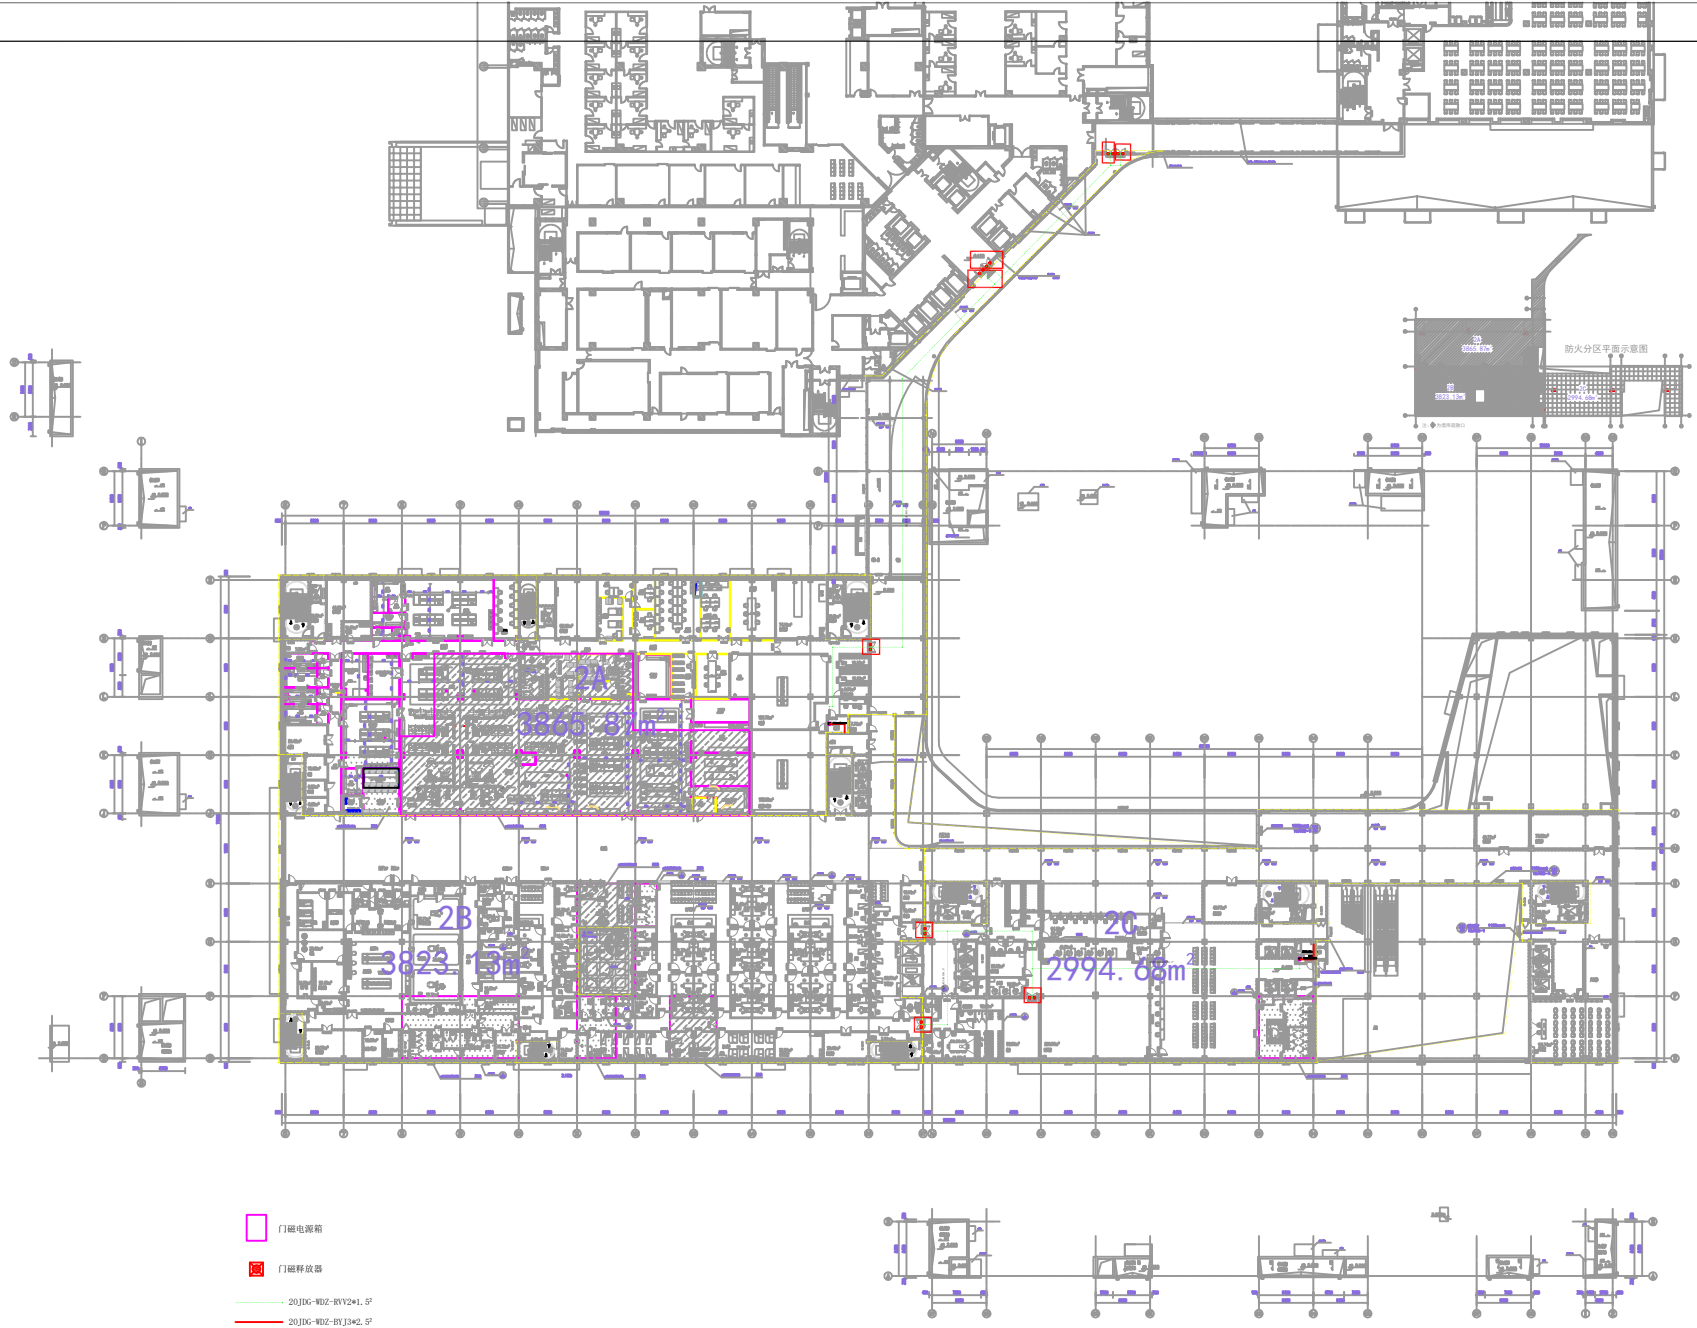

- 门磁电源箱
- 门磁释放器
- 20JG-W02-BY2*1.5'
- 20JG-W02-BY3*2.5'


会签			
专业	专业负责人	签署	日期
DEPT.	DEPT. CHIEF	SIGNATURE	DATE
建筑			
ARCH.			
给排水			
ME & SWP.			
暖通			
HVAC			
电气			
ELEC.			
委托部门			
UNIT			
签署			
一审/审核图	审核/审核人	审核/审核人	审核/审核人
APPROVAL	APPROVAL	APPROVAL	APPROVAL
主管	主管/主管	主管/主管	主管/主管
CHIEF	CHIEF	CHIEF	CHIEF
校对	校对/校对	校对/校对	校对/校对
CHECKED	CHECKED	CHECKED	CHECKED
设计	设计/设计	设计/设计	设计/设计
DESIGNED	DESIGNED	DESIGNED	DESIGNED
图框名称			
FILE	FILE	FILE	FILE
文书编号	工程编号	文书编号	工程编号
FILE NO.	ENGINEERING NO.	FILE NO.	ENGINEERING NO.
专业	版本	专业	版本
DEPT.	REV.	DEPT.	REV.
比例	日期	比例	日期
SCALE	DATE	SCALE	DATE





修改记录
RECORD OF REVISION



会 签					
CONF SIGNATURE					
专业 ELECT.	专业负责人 ELECT. CHIEF	签署 SIGNED	日期 DATE		
建筑 ARCHT.					
给排水 WATER & SEWER					
暖通 HEATING					
电气 ELECT.					
委托部门 DEPT.					
<div style="text-align: center;"> 签 署 SIGNATURE DATE 审核日期 </div>					
<div style="text-align: right;">10835.00</div>					
主管 MANAGER		校核 CHECKER			
设计 DESIGNER		制图(张) 1 : 1			
<div style="text-align: right;">10835.00</div>		<div style="text-align: right;">10835.00</div>			
<div style="text-align: center;"> 三、工程概况 (NO.) 1 : 150 审核日期 </div>					
项目名称 FILE NO.		3F门磁释放器 平面布置图			
文书编号 FILE NO.		工程编号 DRAWING NO.			
专业 DEPT.		版次 REV.		日期 DATE	
比例		页 数			

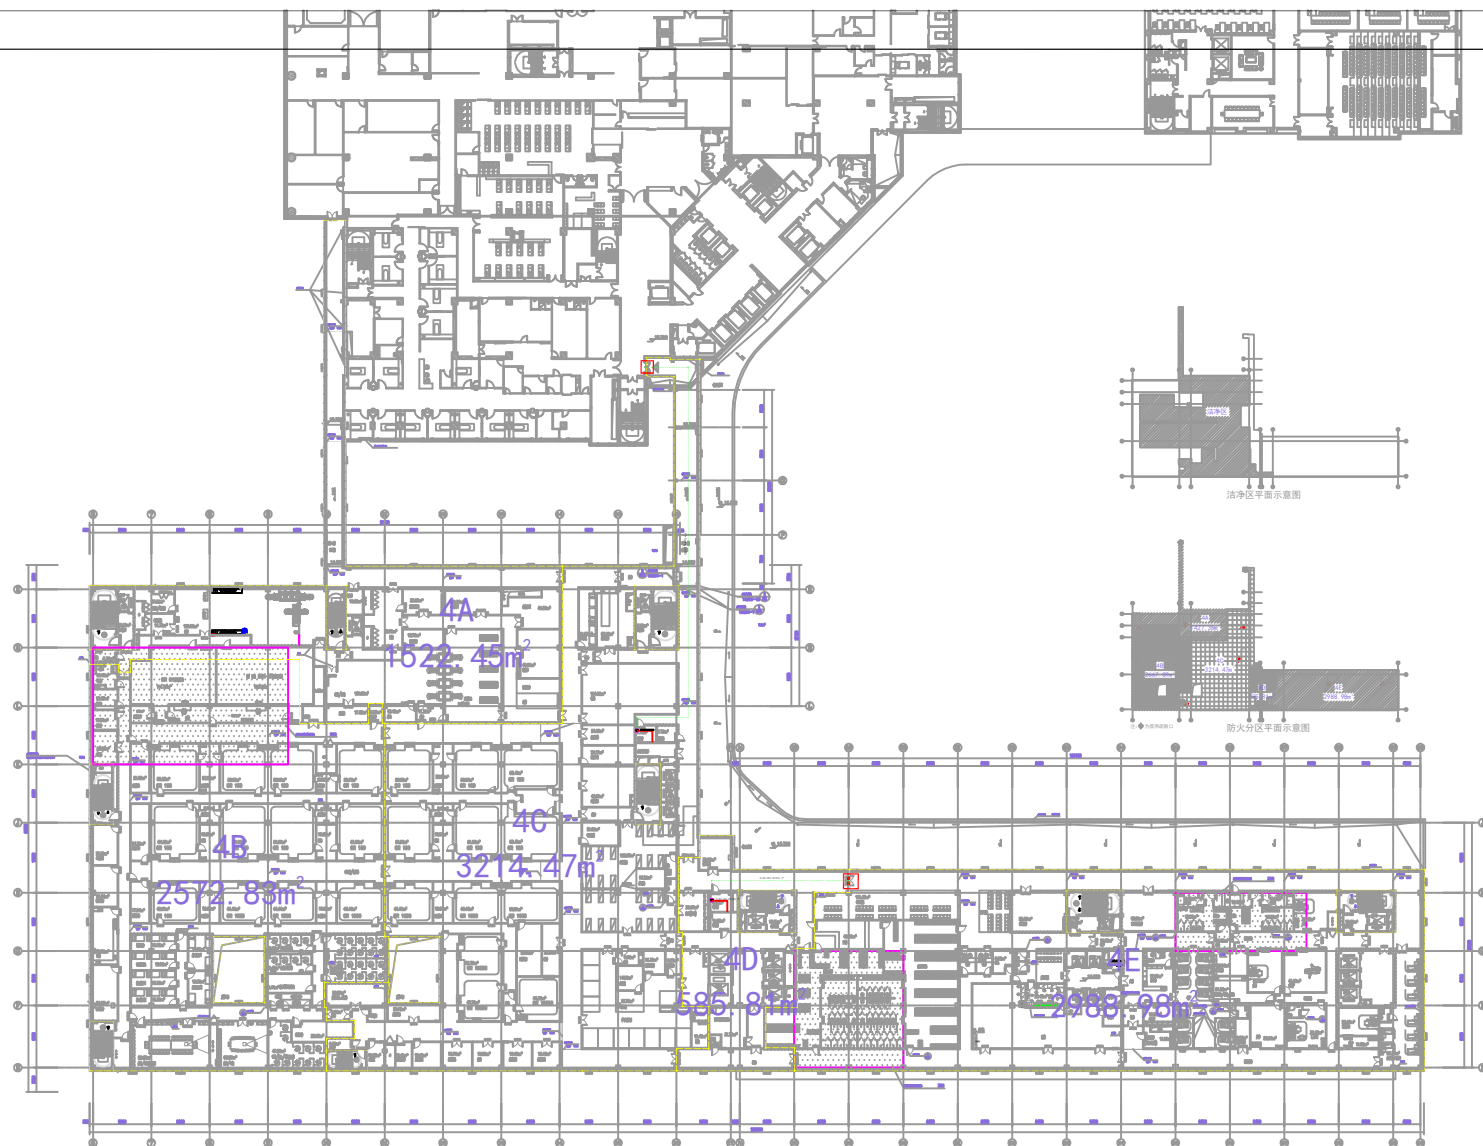

- 门磁电源箱
- 门磁释放器
- 20JG-W02-RV2*1.5'
- 20JG-W02-RV3*2.5'

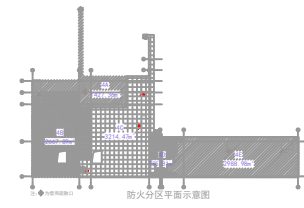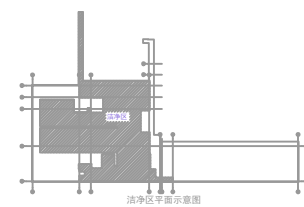

修改记录
RECORD OF REVISION

会签
SIGNATURE

专业	专业负责人	专业	日期
建筑	ARCH	专业	DATE
给排水	WATER & SEWER	专业	DATE
暖通	HEATING	专业	DATE
电气	ELECTRIC	专业	DATE
委托部门	委托部门	专业	DATE

设计人
DESIGNER

审核人
CHECKER

校对
CORRECTOR

设计
DESIGN

审核
CHECK

审批
APPROVAL

审批
APPROVAL

审批
APPROVAL

审批
APPROVAL


审批
APPROVAL

审批
APPROVAL



北京同仁医院
Beijing Tongren Changgang Hospital

修改记录
RECORD OF REVISION

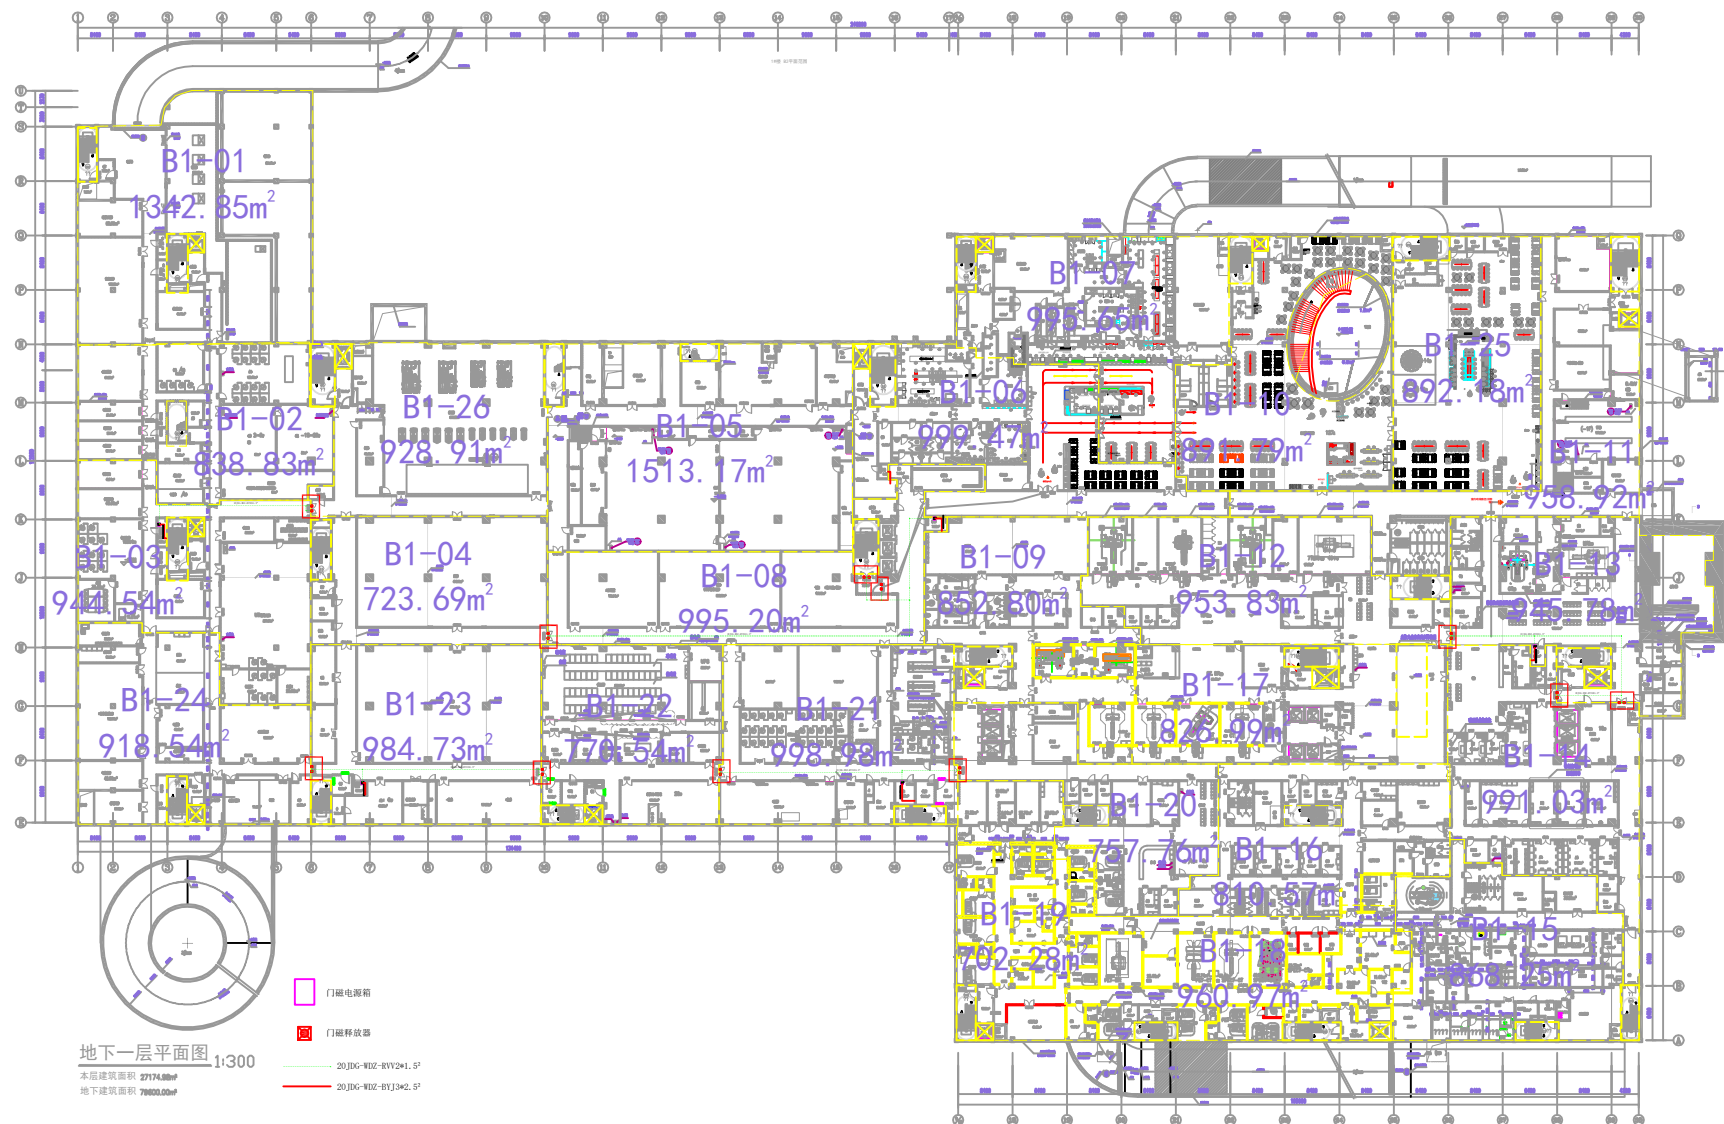

会 签			
专业	专业负责人	签 章	日 期
建 筑	ARCH		DATE
给排水	ME & PE		
暖通	HAAC		
电气	ELC		
委托部门			
签 章			
处 长			
主 管			
校 对			
设 计			
图 纸 名 称		B1F门磁释放器 平面布置图	
文书编号	文书编号	工程编号	工程编号
专业	专业	版 次	版 次
比 例	比 例	日 期	日 期